




PLAN SYTUACYJNY

SKALA 1:500

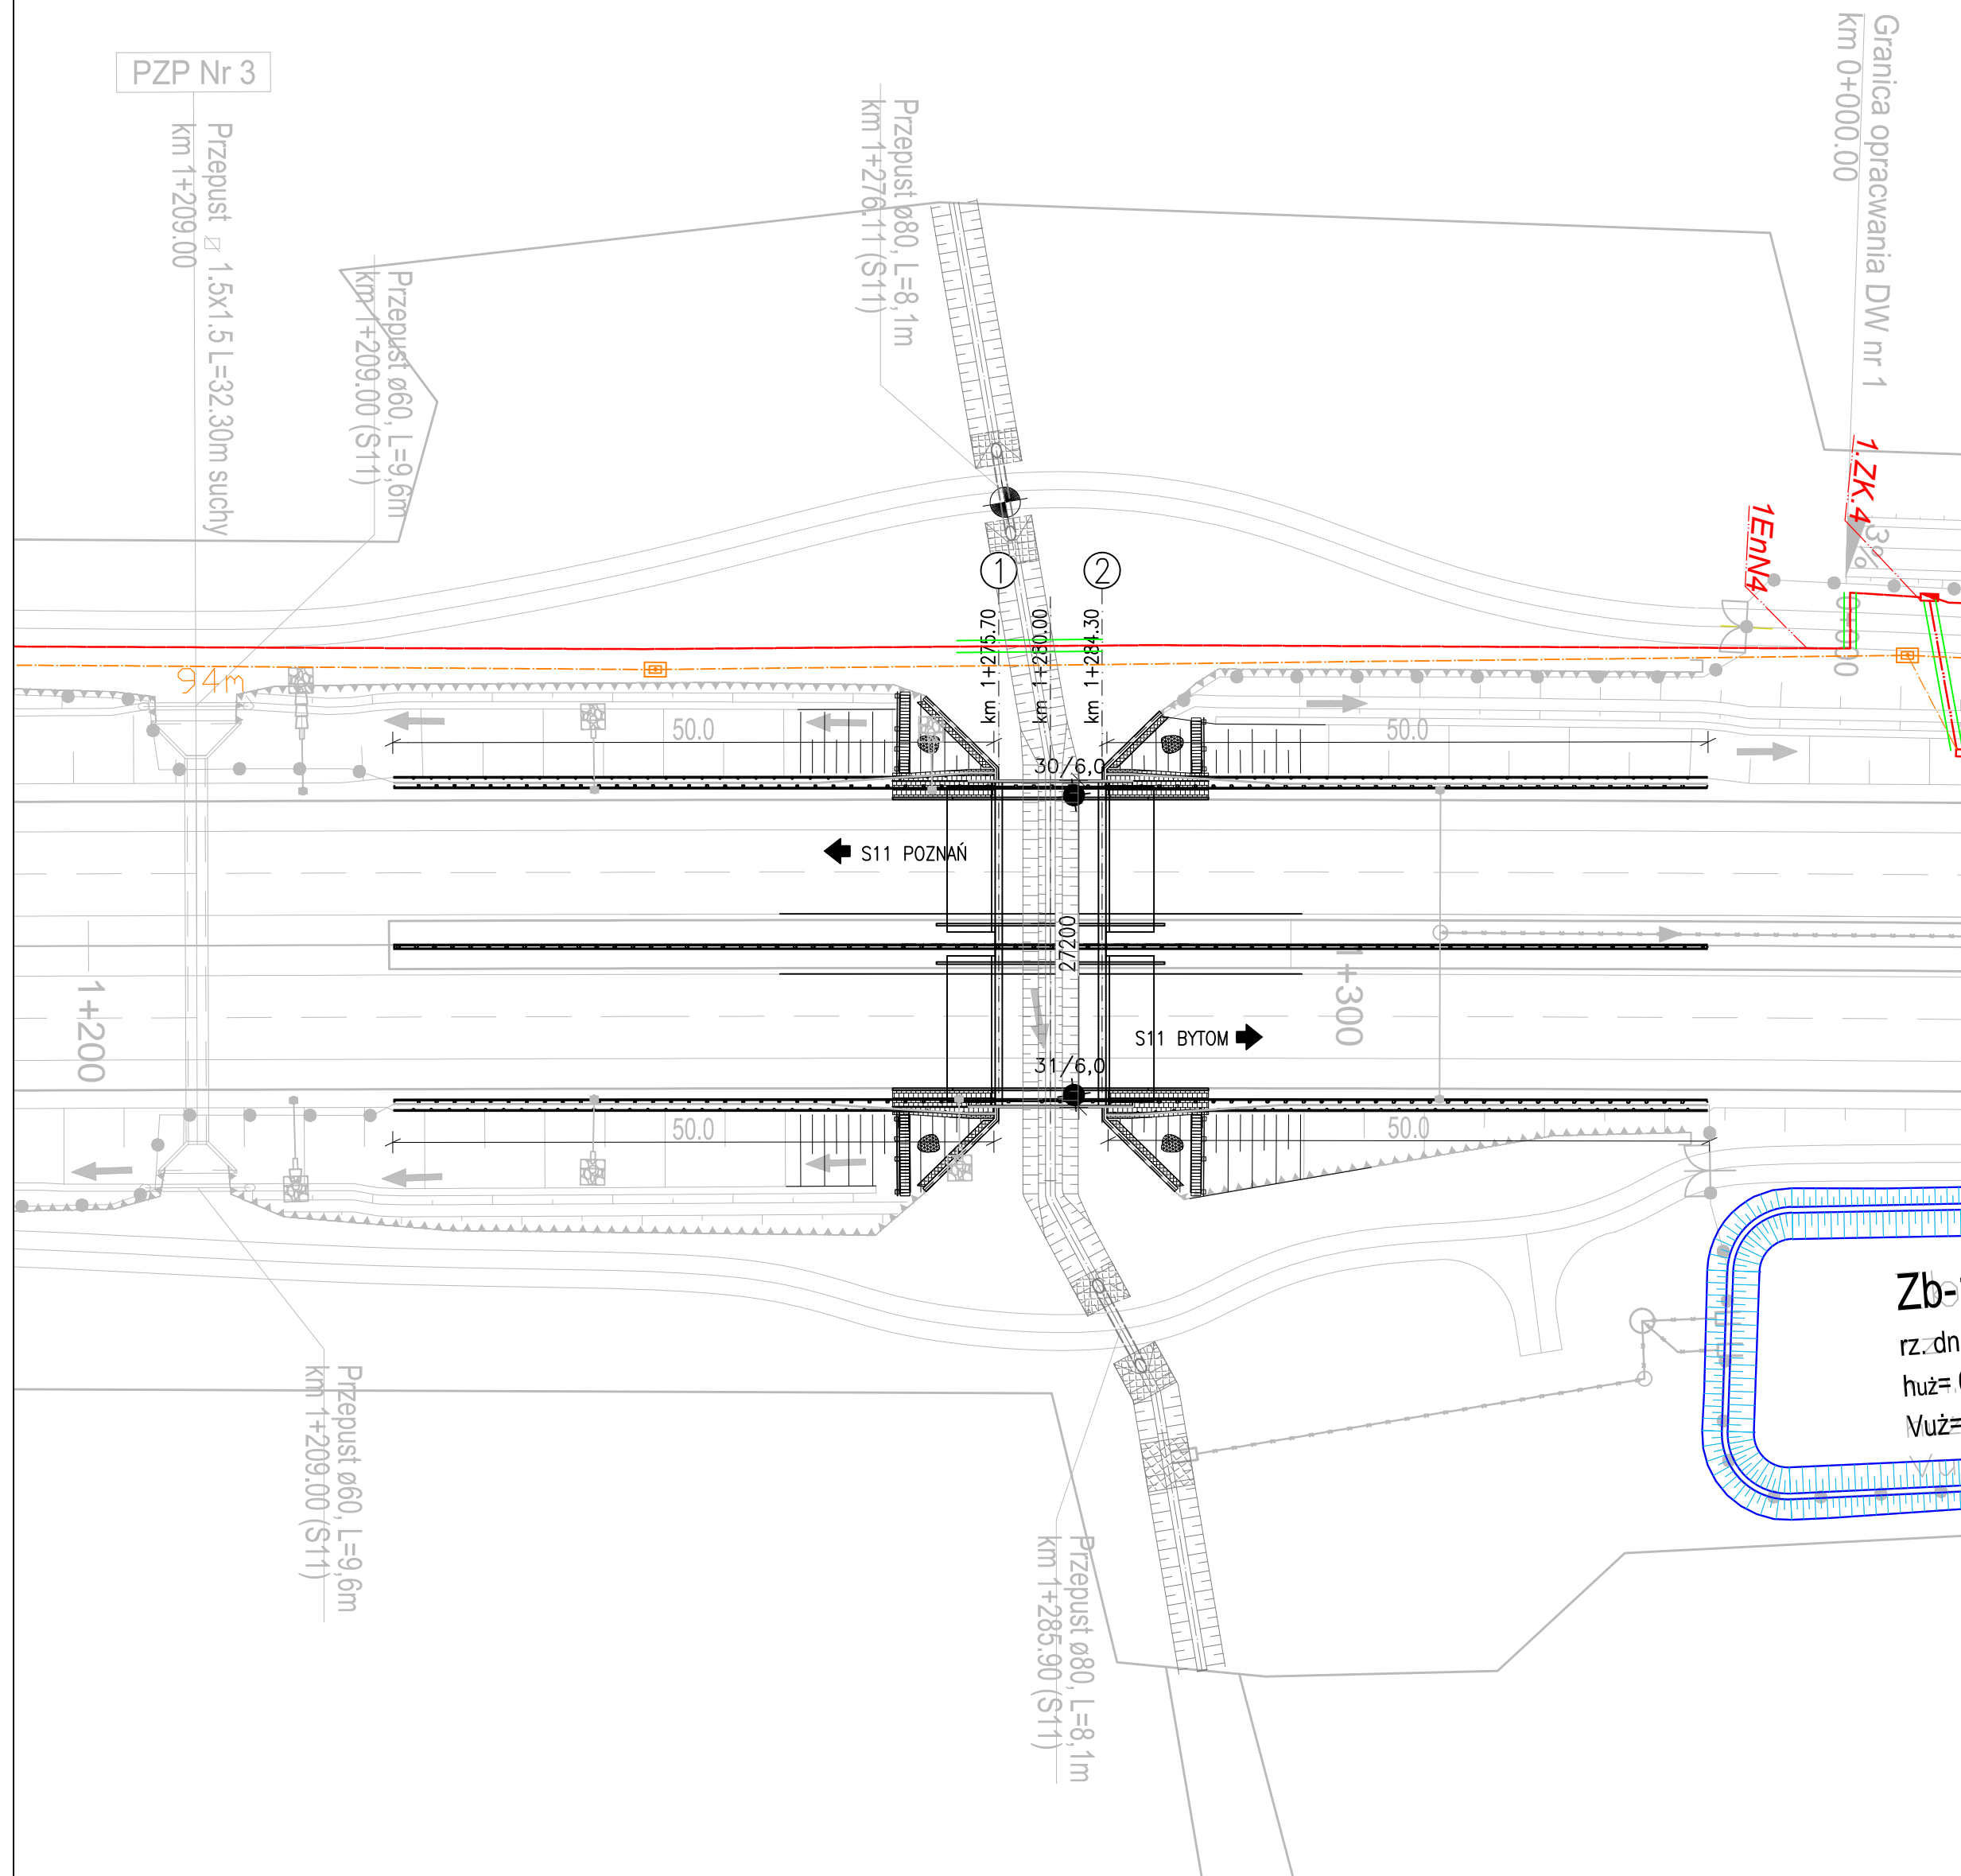

NIWELETA JEZDNI

SKALA 1:500

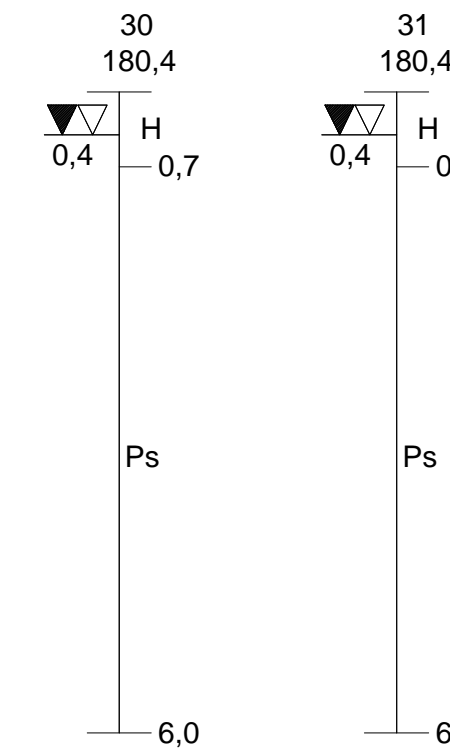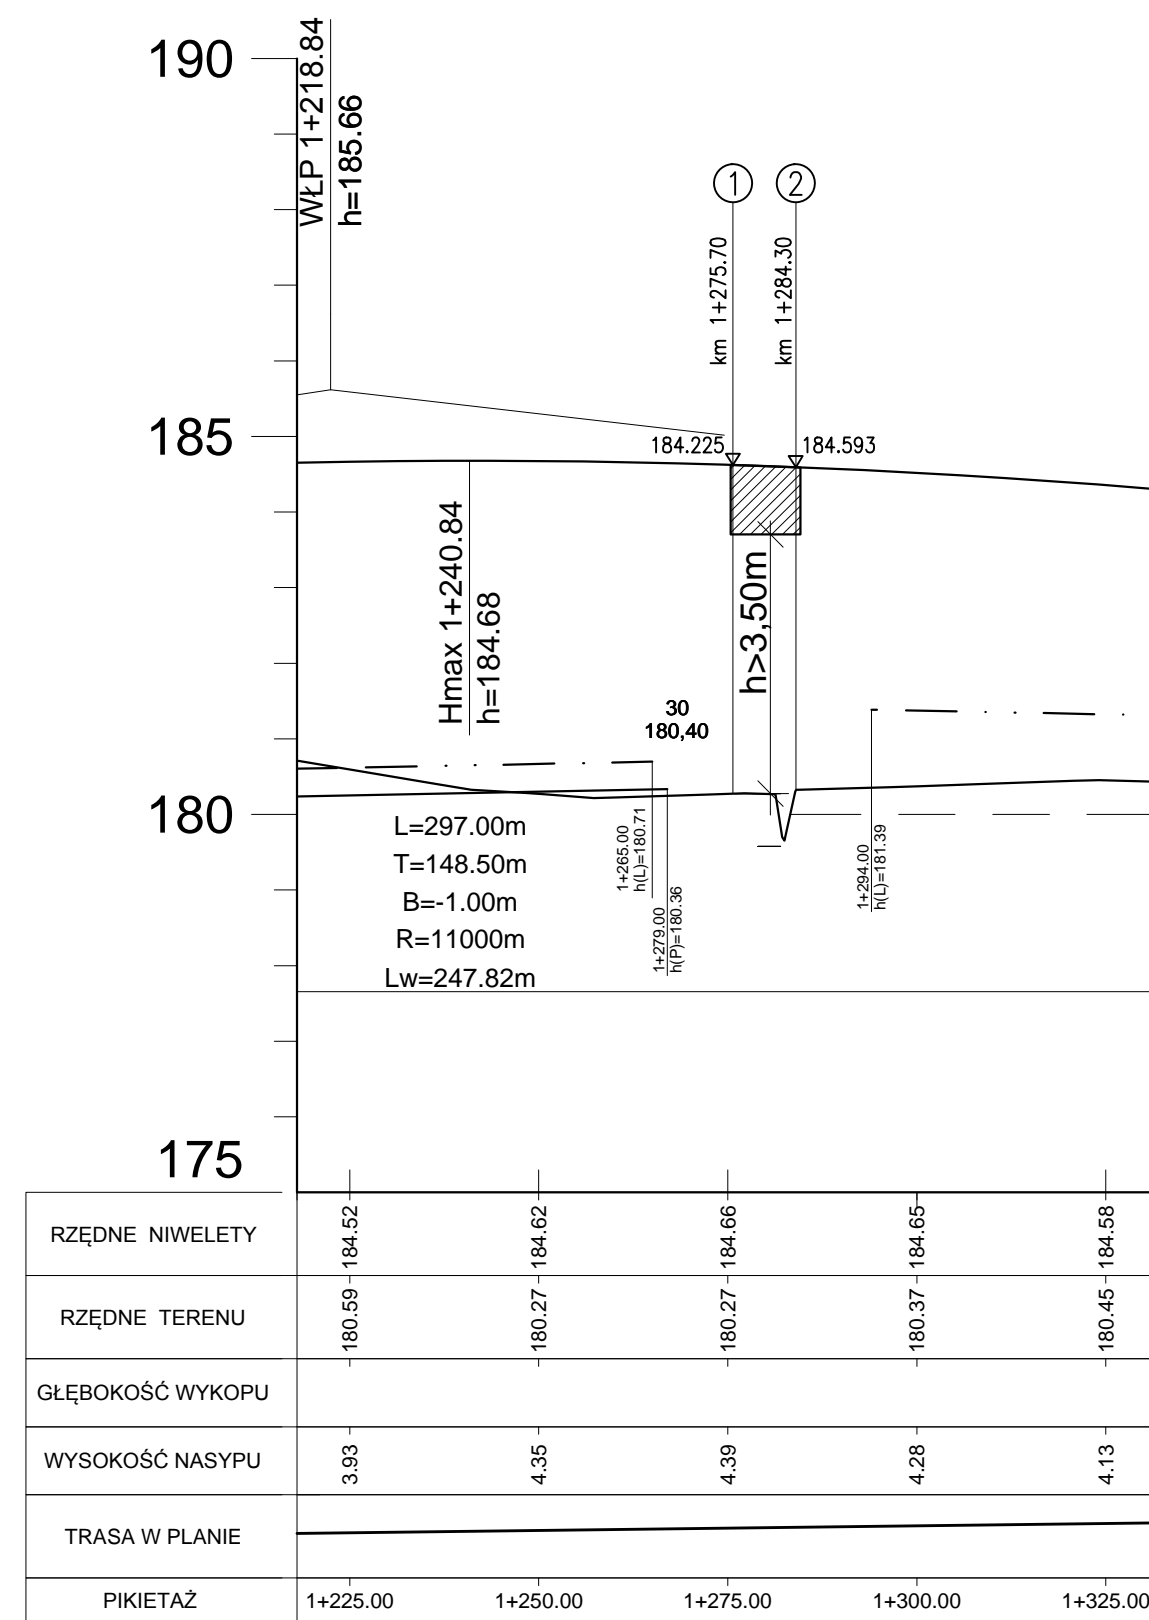

LEGENDA

- - kabel energetyczny
- - - - kabel teletechniczny
- — - kabel energetyczny ochrona
- ○ — - kanalizacja deszczowa

INWESTOR:					
		Generalna Dyrekcja Dróg Krajowych i Autostrad Oddział w Opolu ul. Niedziałkowskiego 6, 45-085 Opole			
WYKONAWCA:			PROJEKTANT:		
 BUDIMEX S.A. ul. Stawki 40, 01-040 Warszawa			 BUDIMEX S.A. ul. Stawki 40, 01-040 Warszawa		
Zamierzenie budowlane: Budowa obwodnicy Kępna w ciągu drogi ekspresowej nr S11 - odcinek I od km 0+000,00 do km 4+382,42					Nr tomu: III / 1
Temat opracowania: OBIEKTY INŻYNIERSKIE					Skala: 1:500 1:100/1000
Nazwa rysunku: Obiekt PZS-1.2					Data:
Tytuł rysunku: ZAŁOŻENIA PROJEKTOWE					01-2016
Stanowisko:	Imię i nazwisko:	Specjalność:	Nr uprawnień:	Podpis:	
Gl. Projektant	mgr inż. Michał Stachura	Mosty	SWK/0046/POOM/08		
Projektant	mgr inż. Krzysztof Olejnik	Mosty	MAP/0485/POOM/12		
Projektant	mgr inż. Tomasz Rakowski	Mosty	MAZ/0307/PBM/15		
Sprawdzający	mgr inż. Marek Hanaczowski	Mosty	OPL/0322/POOM/07		
Numer Projektu	Etap	Sektor/Branża	Grupa	Numer Rysunku	Numer Arkusza
15-0141	PBU	104	000	01	00
					00